



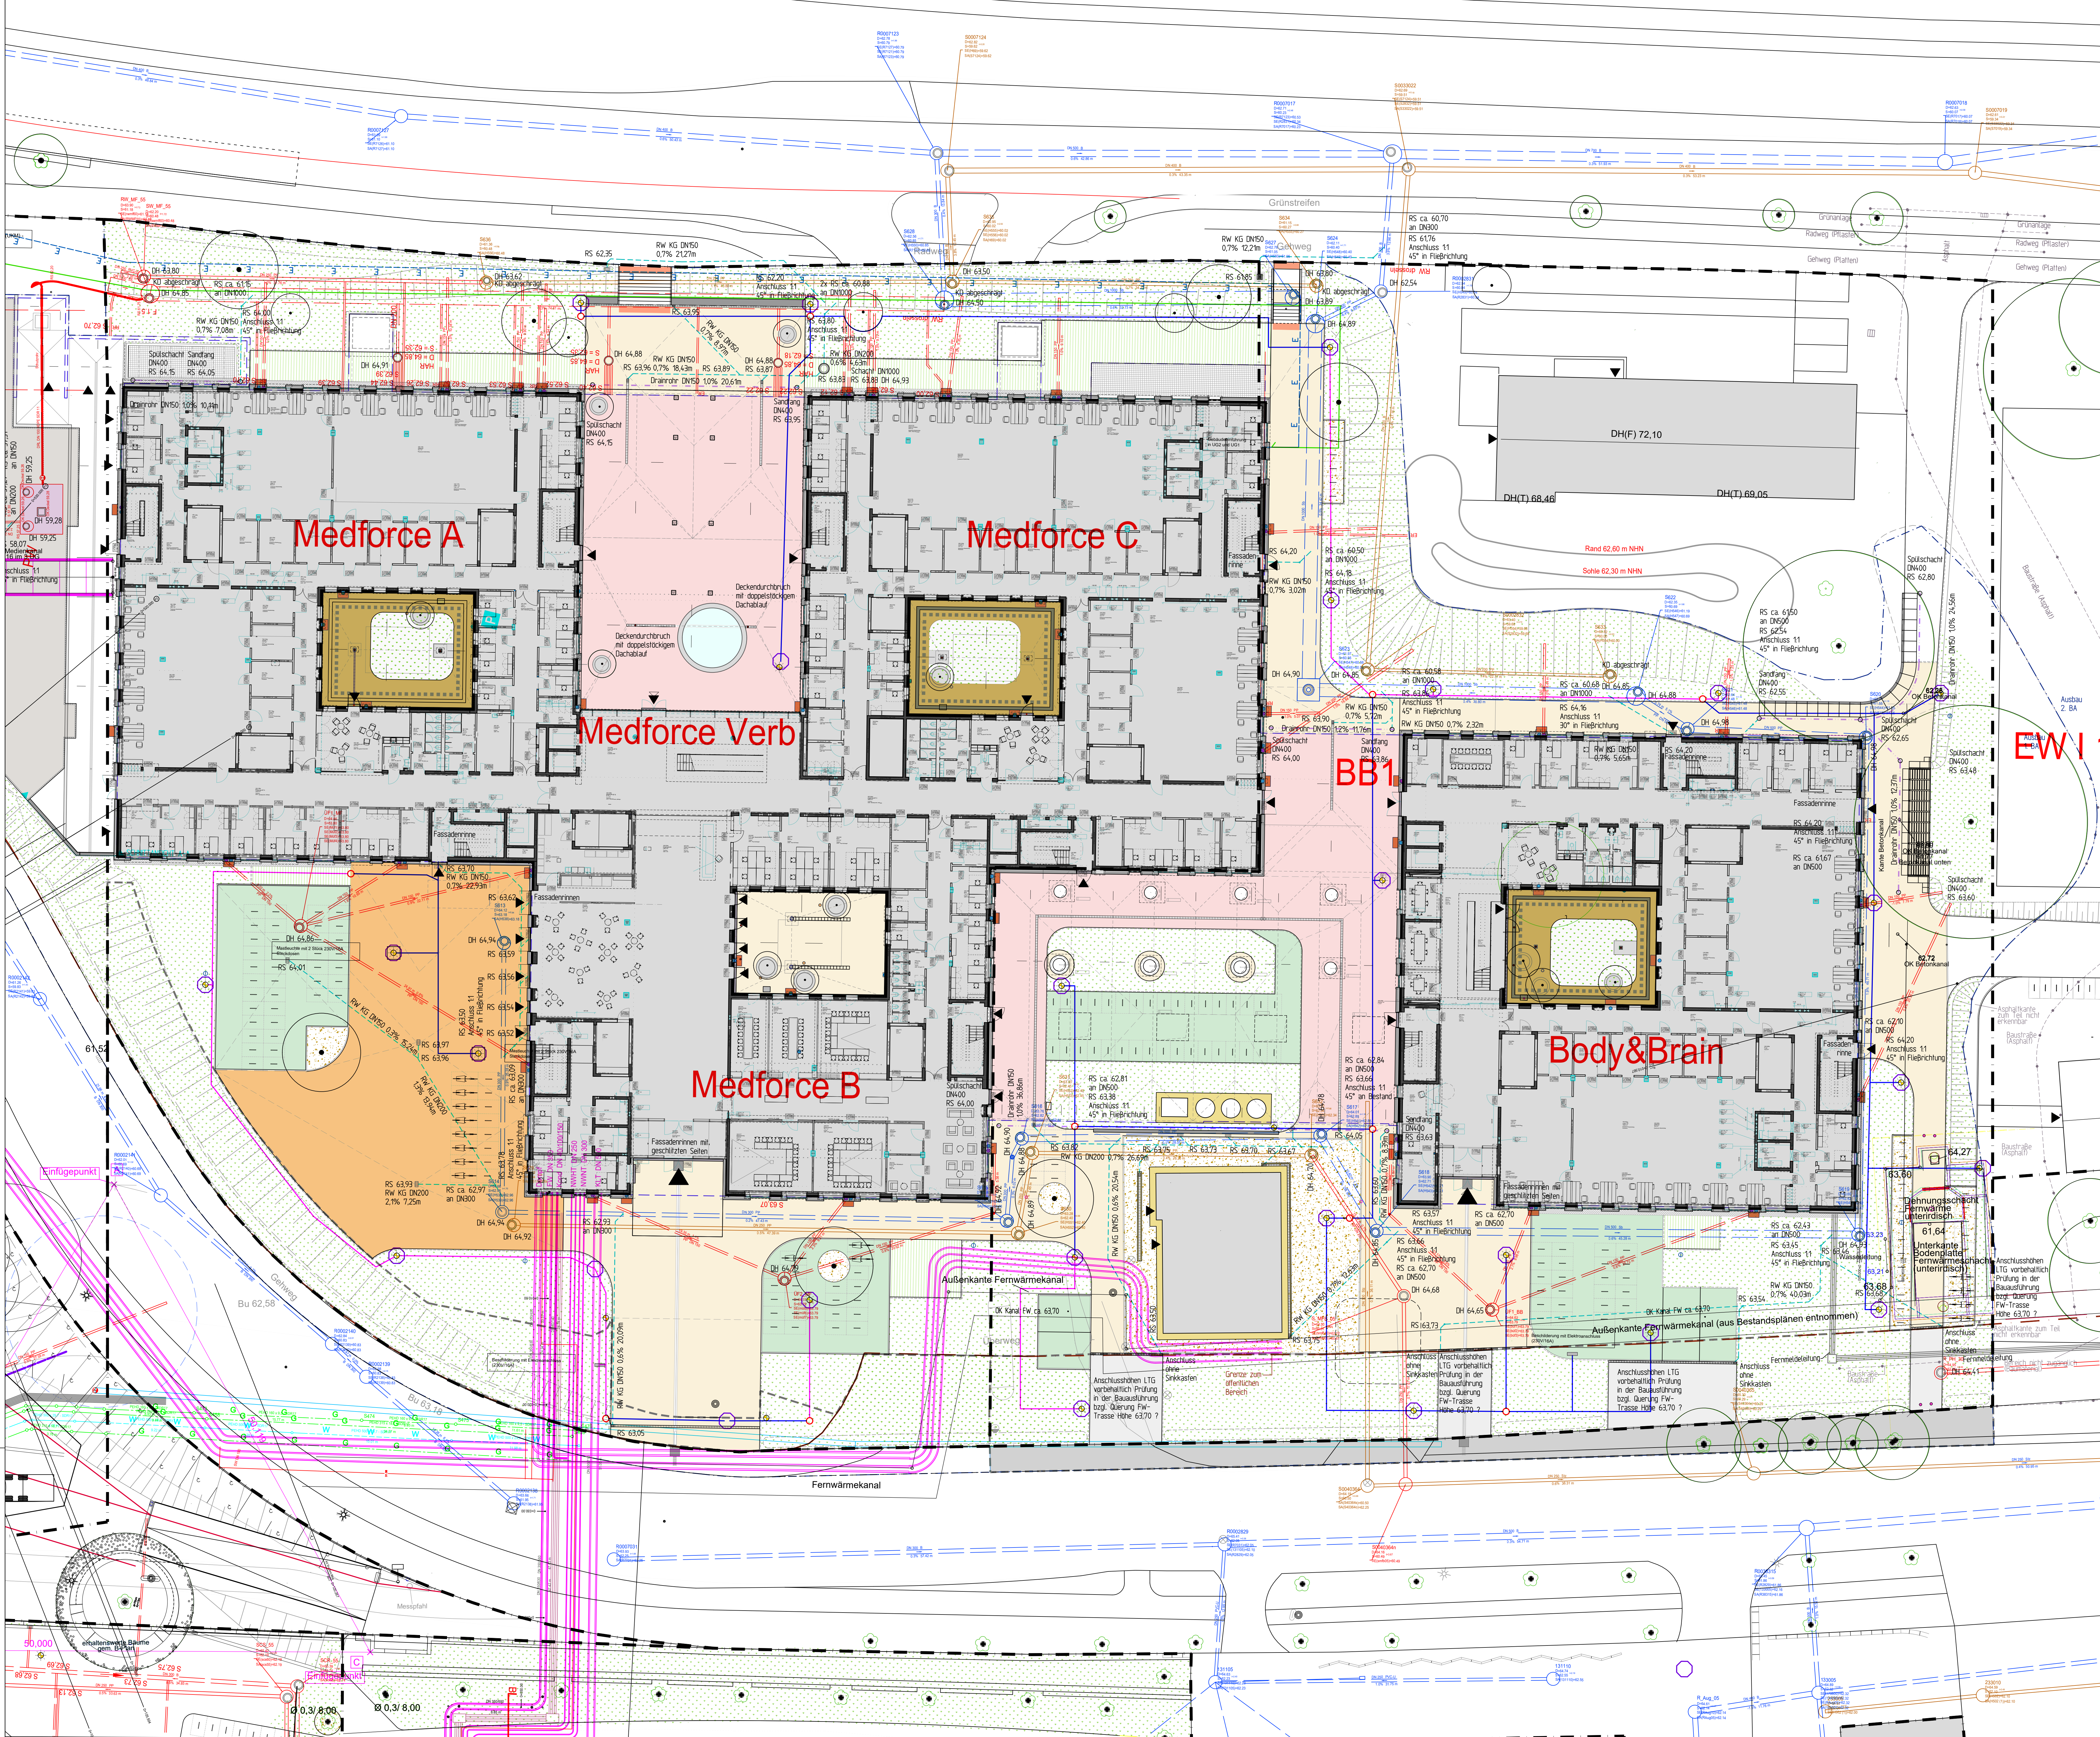

LEGENDE LEITUNGSPLAN kub.

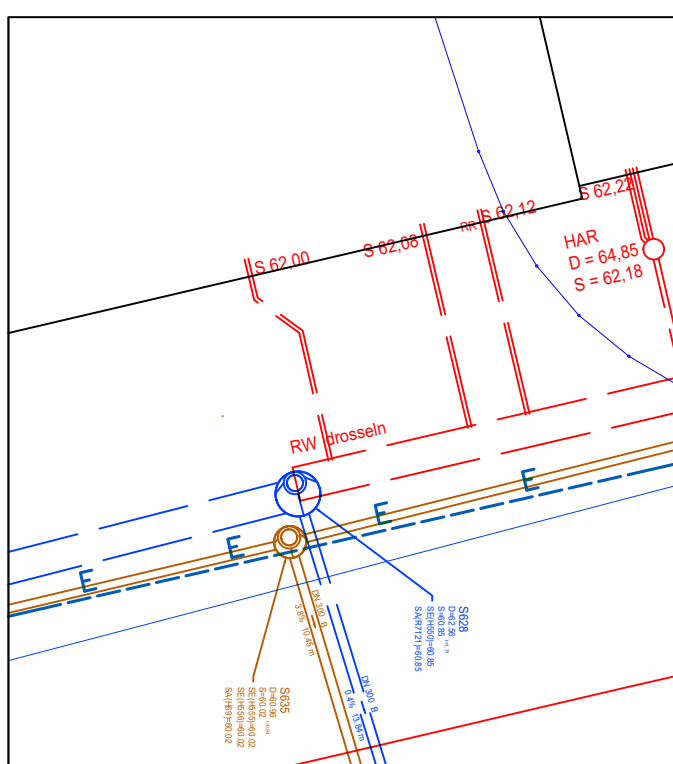

- vorhandene Regenwasserkanalisation
- vorhandene Regenwasserkanalisation, wird aufgehoben
- vorhandene Schutzwasserkanalisation
- vorhandene Schutzwasserkanalisation, wird aufgehoben
- geplante Regenwasserkanalisation
- geplante Schutzwasserkanalisation
- geplante Anschlussleitung, Regenwasser
- geplante Anschlussleitung, Schutzwasser
- Anschlusspunkte
- Fahrspur
- Rinne

Die Deckelhöhen sind gem. der Planung der Außenanlagen (Büro WES) in der Ausführung anzupassen.

Nachrichtlich übernommen und informativ dargestellt sind:

- Bestandsleistung Fernwärme und Telekom
- gem. Vermessung und Ausfertigungsplanung Büro kub
- Grundentwürfen RW, SW und Dachnotentwässerung
- gem. Ausführungsplanung Büro kub
- Ein-Installation Aussenbeleuchtung
- gem. Ausführungsplanung Büro b.i.g. beibehalten

Gewährleistung für die Planung anderer Fachgewerke wird nicht übernommen. Eine Kollisionsprüfung obliegt dem jeweiligen Fachplaner.

LEGENDE LEITUNGSPLAN WES:

- RS 62,35 RÖHRSCHLEI
- LEITUNGSANGABEN
- ANSCHLUSSENGABEN
- RW-LEITUNGSVERLAUF
- RW-DRAINLEITUNG
- SCHACHT DRAINAGE
- DECKELHÖHEN


LEGENDE KABELWEG b.i.g.:

- KWY 5x5x8 mm² Kabelverteilung im Erdreich
- KWY 5x5x8 mm² Kabelverteilung im Leerdorn DN100
- Tasche 100V/Leitungen (KIM)
- Schacht 100V
- Schacht 100V
- Schacht 100V

3	763-5-HE-SON-PL-100-XX-P03_Aussen-Beleuchtung dwg	18.07.2023	b.i.g.
0	230420_dummy-Model_wes.dwg	23.04.2023	kub
Index	VERKNÜPFUNGEN	STAND	GEZ. VON

2	ELT - Anbindung Elektroplanung ergänzt	19.07.2023	KO
1	Anpassung Plannummer, Leitungsplan aktualisiert	15.06.2023	KO
Index	ÄNDERUNGEN / ERGÄNZUNGEN	17.11.2022	JA / KO
		STAND	GEZ. VON

Gebäude/ Bauteil/ Planschnitt

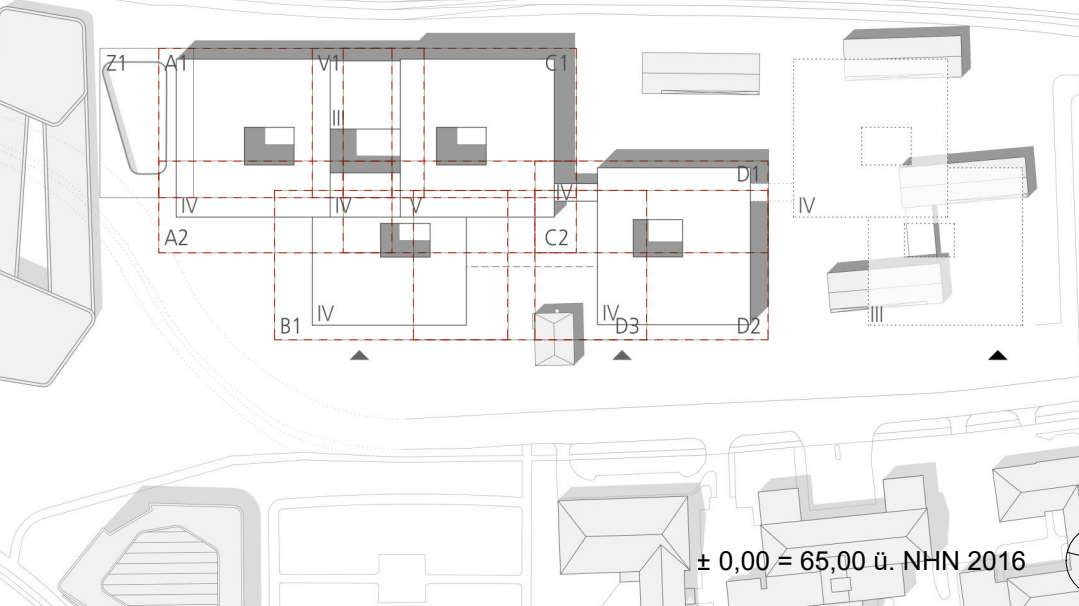

Bauherr
UKM
Universitätsklinikum
Münster

Albert-Schweizer-Campus 1, Gebäude D5
D - 48149 Münster
Tel.: 0251 / 4462-69
E-Mail: info@ukm-muenster.de
Internet: www.klinikum.uni-muenster.de

Projektmanagement
UKM IM
Infrastruktur Management

Albert-Schweizer-Campus 1, Gebäude D5
D - 48149 Münster
Tel.: 0251 / 4462-69
Fax: 0251 / 4453 80
E-Mail: medforcebbim@ukm-muenster.de
Internet: www.ukm-im.de

Planverfasser
WES
Landschaftsarchitektur

WES GmbH Landschaftsarchitektur
Johannstraße 10
22203 Hamburg
Fax +49 40 27841-0
Fax +49 40 2706668
hamburg@wes-la.de

www.wes-la.de
Bachhäuser Straße 124
10999 Berlin
Fax +49 30 585644-0
Fax +49 30 6158953
berlin@wes-la.de

Bauwerk:
2750 - A, B, C
2770 - D

Neubau
Medizinisches Forschungszentrum (MedForCe), 48149 Münster
Body & Brain Institute Münster (BBIM), 48149 Münster

Bauwerksbezeichnung

Planinhalt / Darstellung	Geoschuss / 100
Lageplan MedForCe / BBIM Leitungen	Bauwerk/Trakt A, B, C, D
LPH 5	Maßstab: 1/2000
Planbezeichnung	Projekt-Nr.: U-0000 763_U-0000 736
763-5-LA-PL-100-04-F02 Lageplan AB Leitungen	Planart: Ausführungsplanung
Einzelungsdatum: 17.11.2022	Planinhalt: Lageplan Freilanagen
Entwerfer: AL/KO	Fachbereich: Landschaftsarchitektur
Problem: 19.07.2023	Änderungsdatum: 19.07.2023
Blattgröße: 1180x841 mm	Index: 2